



Gegenstand: **Verordnung von Verkehrsmaßnahmen aufgrund der
mit Bescheid GZ 612/16-24-Gr vom 20.06.2024 bewilligten Arbeiten
auf bzw. neben Straßen**

VERORDNUNG

Gemäß § 43 Abs. 1 lit b in Verbindung mit § 94 d Zahl 16 der StVO 1960, BGBl. 159/60, in der derzeit geltenden Fassung wird der **ESSICH BAU GmbH, Schloßweg 4, 8077 Gössendorf**, gemäß Antrag vom **14.06.2024** die Bewilligung zur Durchführung von Grabungsarbeiten, für diverse Tiefbauarbeiten auf und neben der Straße, beginnend bei „Dorfstraße“ GST Nr. **824/1**, EZ **50000** auf Höhe GST Nr. 41/1, EZ 503, weiter über GST Nr. **825**, EZ **50000** bis „Erlenweg“ auf Höhe GST Nr. 880/2, EZ 17. Die Grabung verläuft auf der „Maria-Theresien-Straße“ GST Nr. **824/2**, EZ **50000**, auf Höhe Maria-Theresien-Straße 2, GST Nr. 156/8, EZ 745, bis Höhe GST Nr. 165/16, EZ 377, alle KG 63231 Hausmannstätten. Hausmannstätten gemäß Beilage vom **01.03.2024 bis 31.07.2024** vorübergehend verordnet.

1. Das Überholen mehrspuriger Kraftfahrzeuge ist in beiden Fahrtrichtungen jeweils 100 m vor bis 40 m nach der Arbeitsstelle verboten („Überholen verboten“ gemäß § 52 Z 4a StVO und „Ende des Überholverbotes“ gemäß § 52 Z 4b StVO bzw. „Ende von Überholverbieten und Geschwindigkeitsbegrenzungen“ gemäß § 52 Z 11 StVO).
2. Eine Wartepflicht bei bzw. für Gegenverkehr im Fahrbahnverengungsbereich gemäß § 52 Z 5 StVO ("Wartepflicht bei Gegenverkehr" auf der durch die Bauarbeiten betroffenen Fahrbahnhälfte). Sowie erforderlichenfalls eine Verkehrsregelung mittels Lichtsignalanlage.
3. Die Baustelle ist als solche mit dem Verkehrszeichen § 50/9 „Baustelle“ – in allen Fahrtrichtungen zu kennzeichnen und gegebenenfalls durch die unten angeführten Verkehrszeichen zu ergänzen:


- § 50/1 „Querrinne oder Aufwölbung“
- § 50/8 a-c „Fahrbahnverengung“
- § 50/9 „Baustelle“ – in allen Fahrtrichtungen
- § 50/10 „Schleudergefahr“
- § 50/16 „Andere Gefahren“ mit Zusatztafel „Rollsplitt“ § 54/5

Diese Verordnung tritt gemäß § 44 Abs. 1 der StVO 1960 mit dem Anbringen der angeführten Straßenverkehrszeichen in Kraft und gilt für die Zeit von **01.03.2024 bis 31.07.2024**. Die Verkehrszeichen sind von der ESSICH BAU GmbH, Schloßweg 4, 8077 Gössendorf gemäß StVO aufzustellen.

Der Bürgermeister

Patrick Dorner



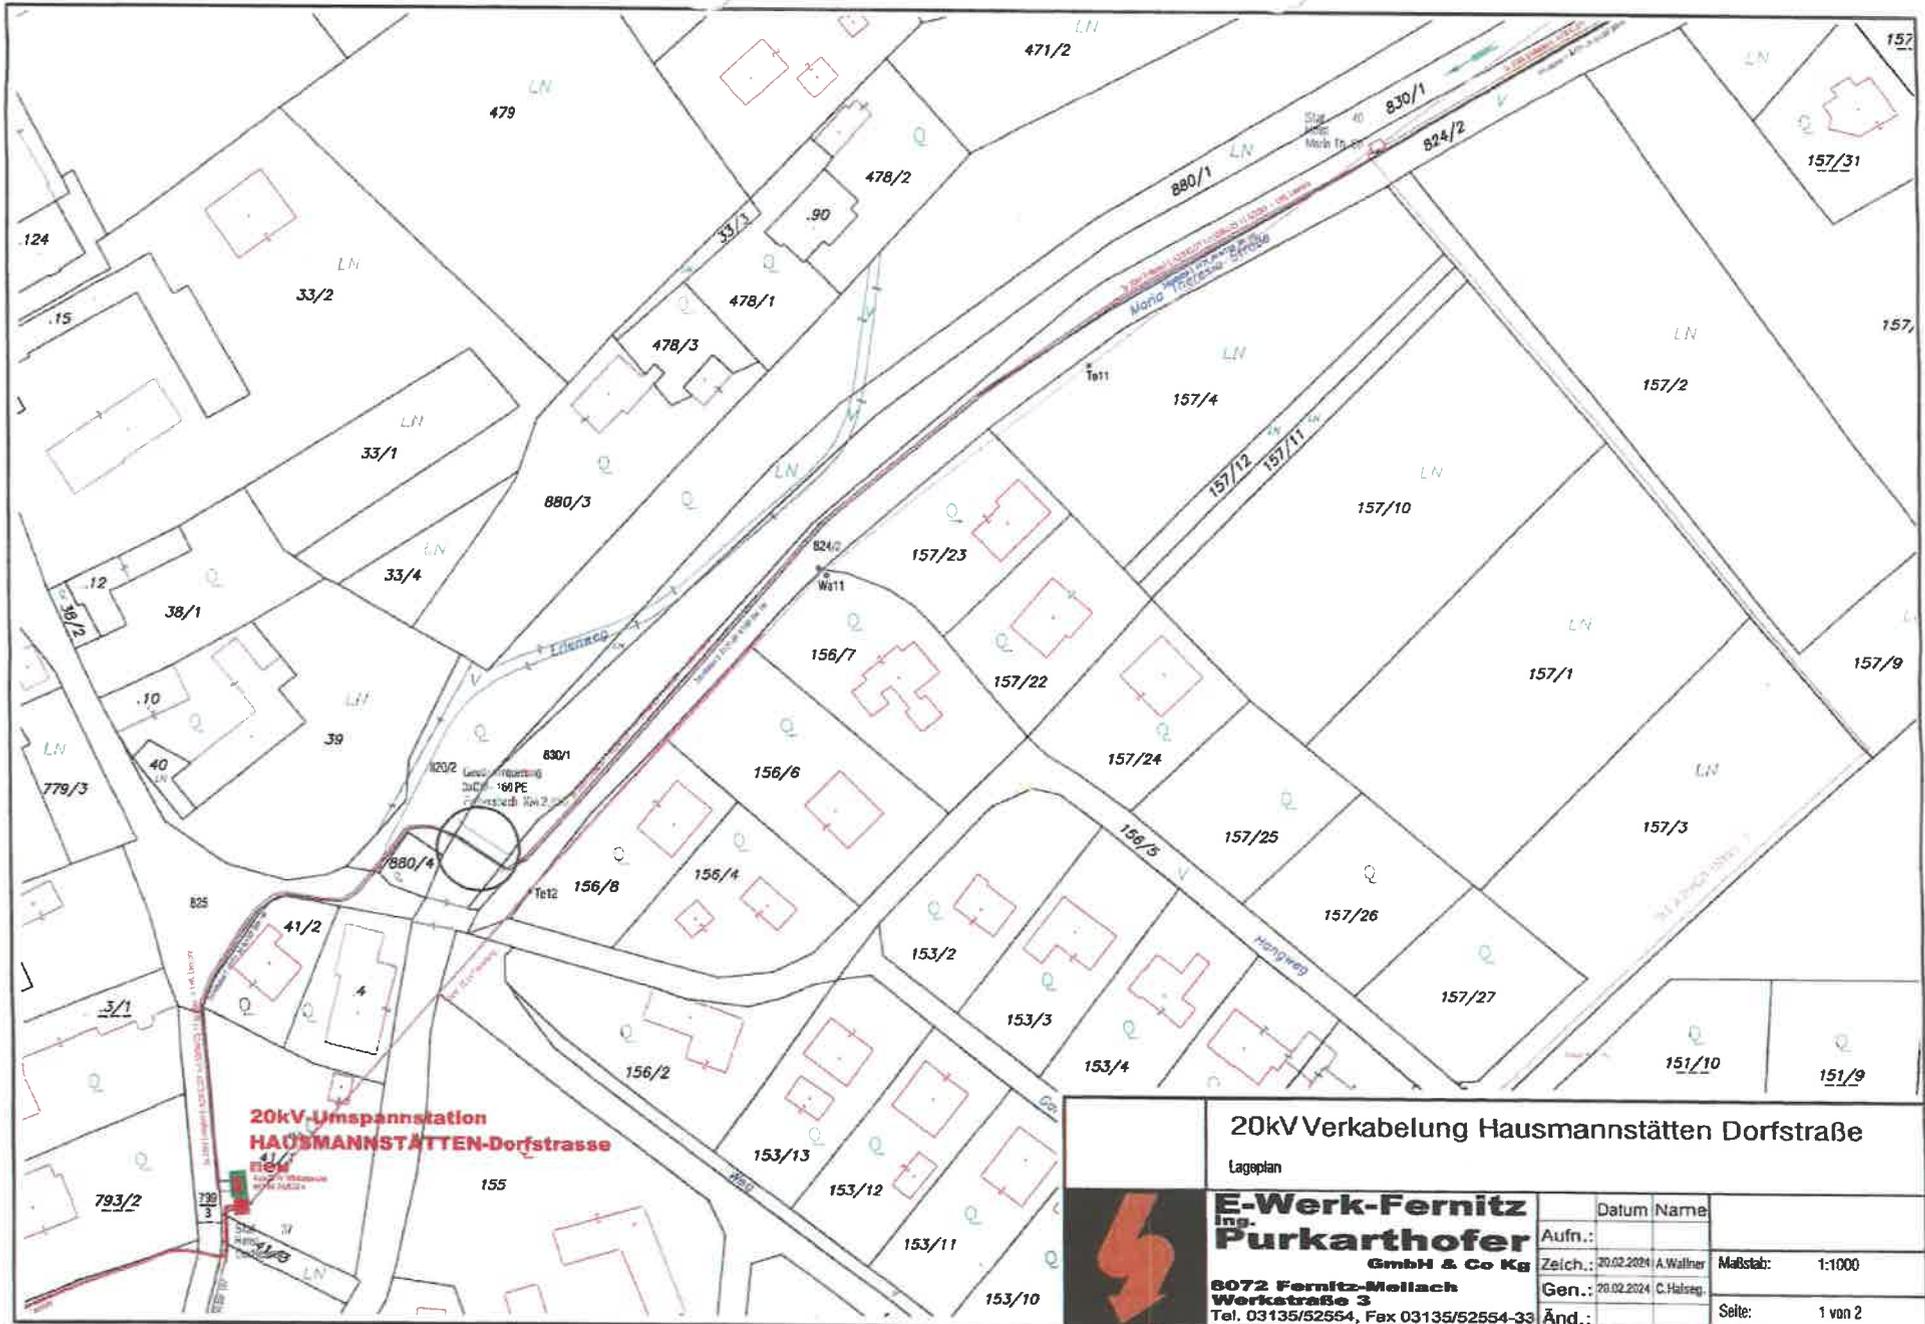

20kV Verkabelung Hausmannstätten Dorfstraße


Lageplan



E-Werk-Fernitz
 Ing.-
Purkarthofer
 GmbH & Co Kg

6072 Fernitz-Mellach
 Werkstraße 3
 Tel. 03135/52554, Fax 03135/52554-33

	Datum	Name	
Aufn.:			
Zeich.:	20.02.2024	A. Wallner	Maßstab: 1:1000
Gen.:	20.02.2024	C. Haisag	
Änd.:			Seite: 1 von 2

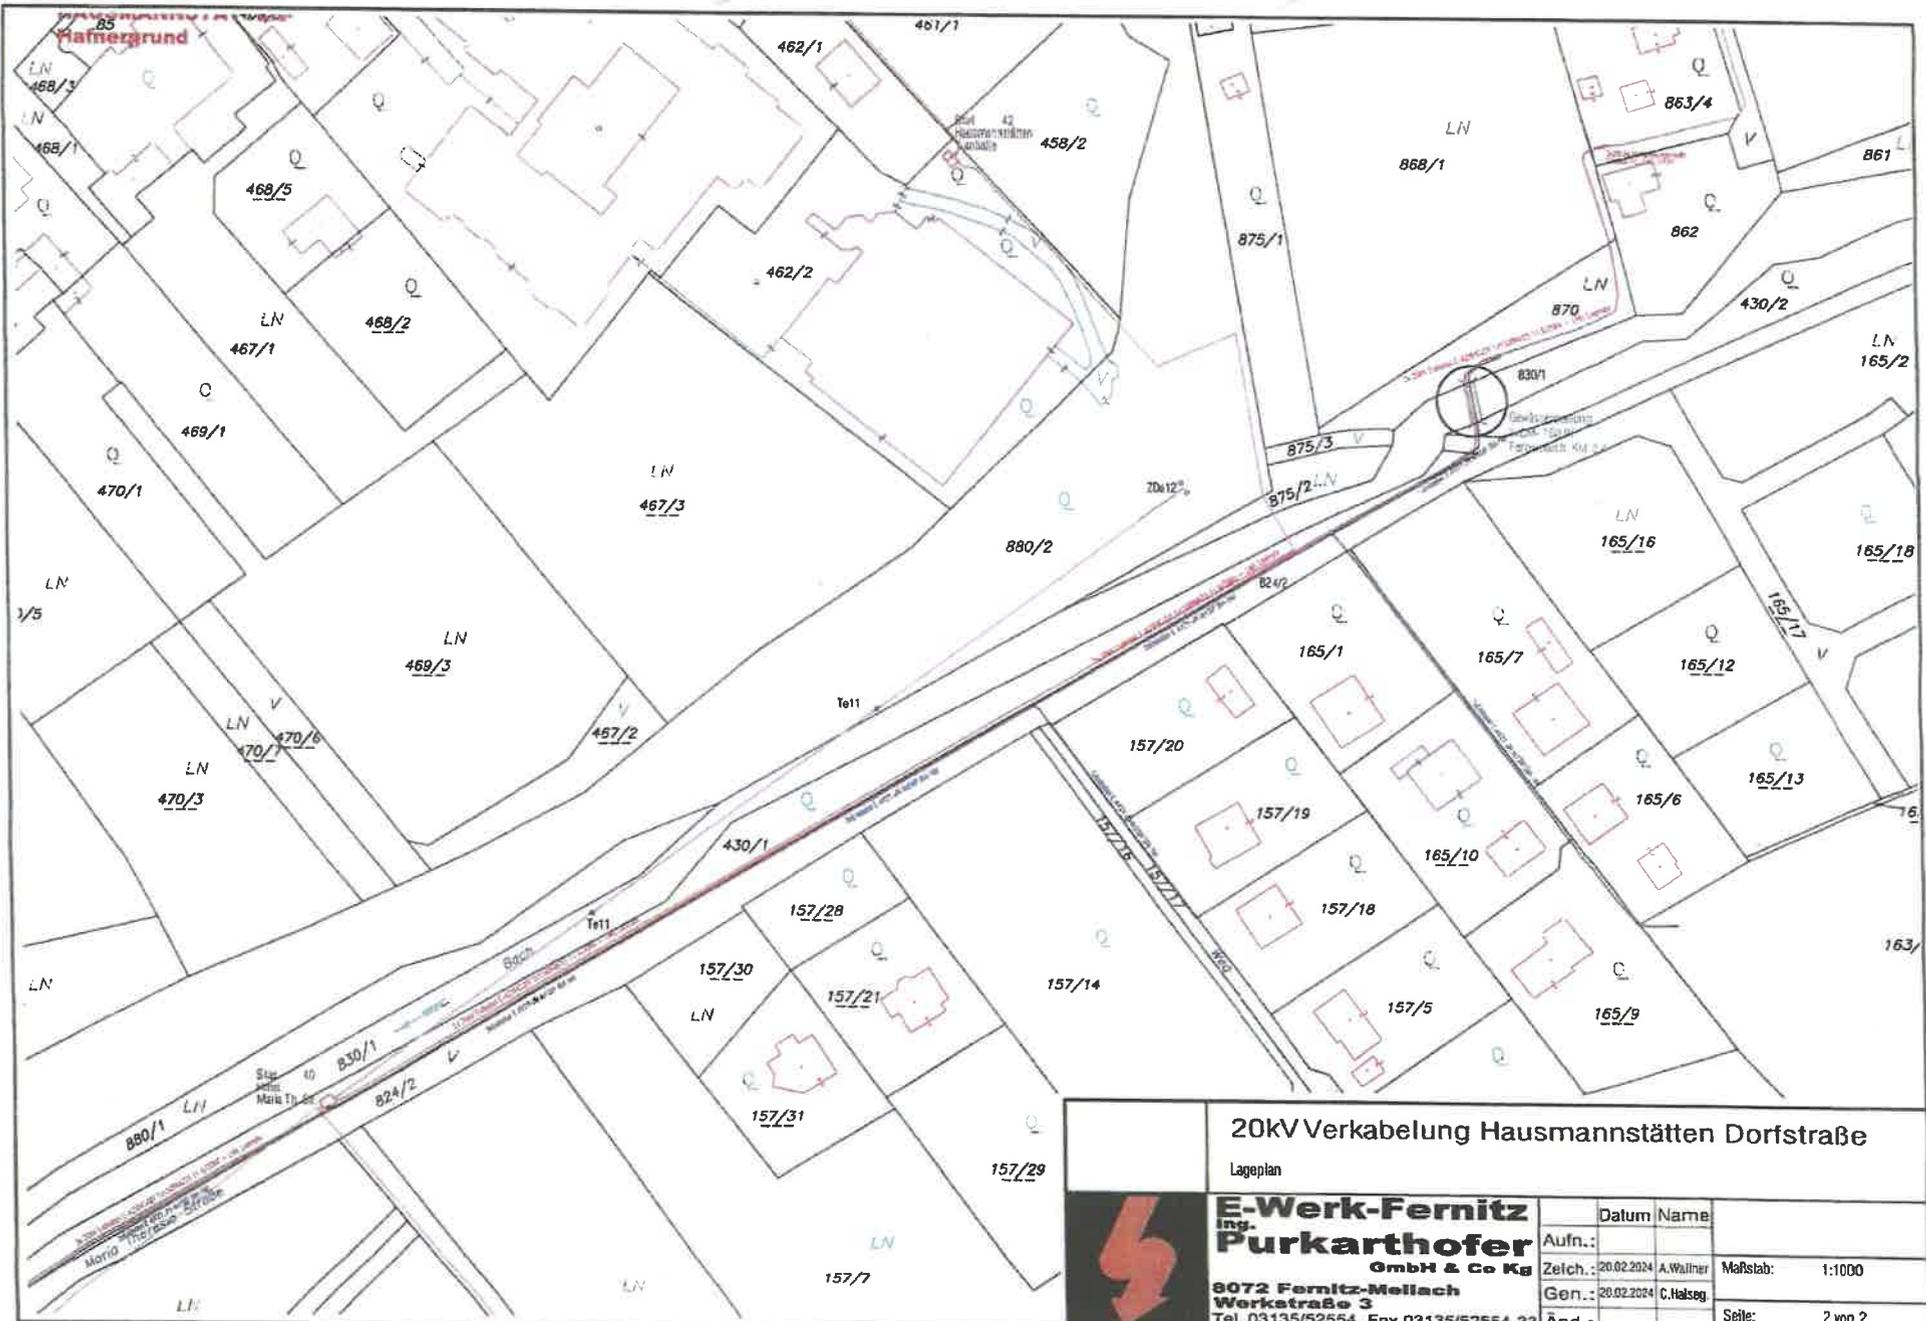

20kV Verkabelung Hausmannstätten Dorfstraße

Lageplan



E-Werk-Fernitz
 Ing.
Purkarthofer
 GmbH & Co Kg
 8072 Fernitz-Mellach
 Werkstraße 3
 Tel. 03135/52554, Fax 03135/52554-33

	Datum	Name	
Aufn.:	20.02.2024	A. Wallner	Maßstab: 1:1000 Seite: 2 von 2
Zeich.:	20.02.2024	C. Halseg	
Gen.:	20.02.2024	C. Halseg	
Änd.:			